


多 気 浄 水 場 太 陽 光 発 電 設 備 導 入 事 業 (P P A)

圖面一覽表

[illegible]

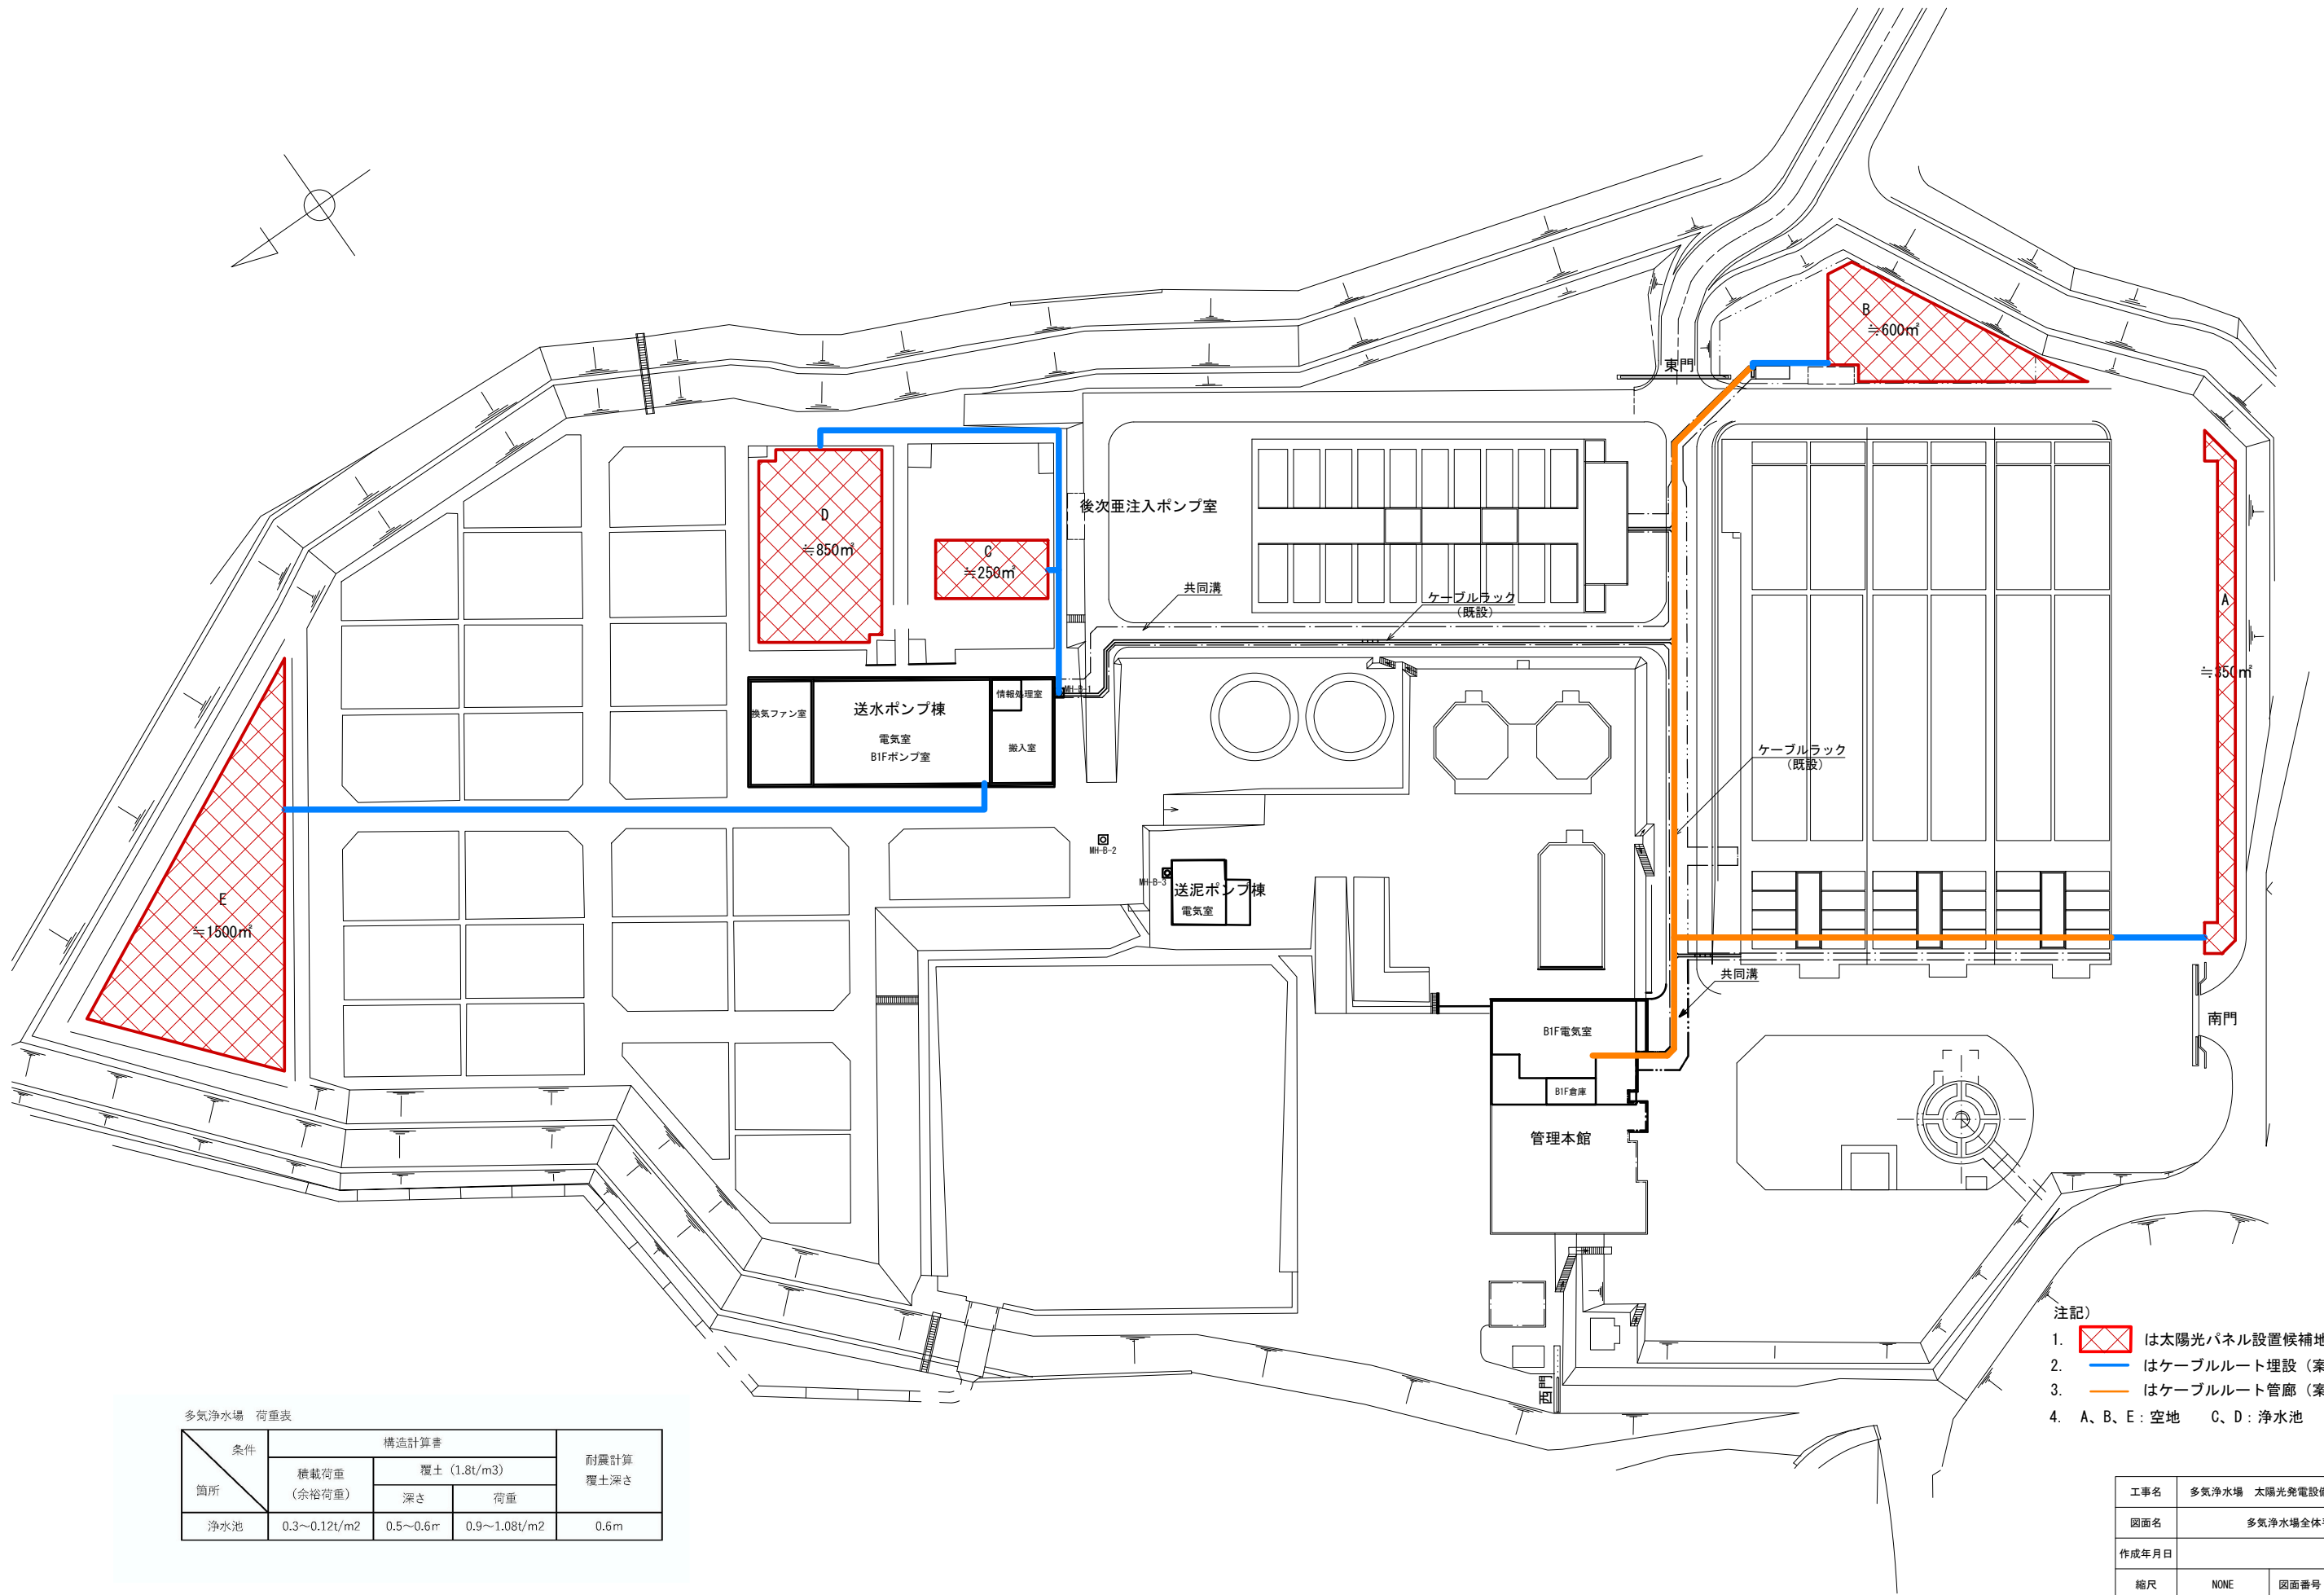


多気浄水場 荷重表

条件 箇所	構造計算書			耐震計算 覆土深さ
	積載荷重 (余裕荷重)	覆土 (1.8t/m3)		
		深さ	荷重	
浄水池	0.3〜0.12t/m2	0.5〜0.6m	0.9〜1.08t/m2	0.6m

注記)


1. は太陽光パネル設置候補地を示す。
2. はケーブルルート埋設（案）を示す。
3. はケーブルルート管廊（案）を示す。
4. A、B、E：空地 C、D：浄水池

工事名	多気浄水場 太陽光発電設備導入事業（PPA）		
図面名	多気浄水場全体平面図		
作成年月日			
縮尺	NONE	図面番号	2
会社名			
事業者名	三重県企業庁 南勢水道事務所		

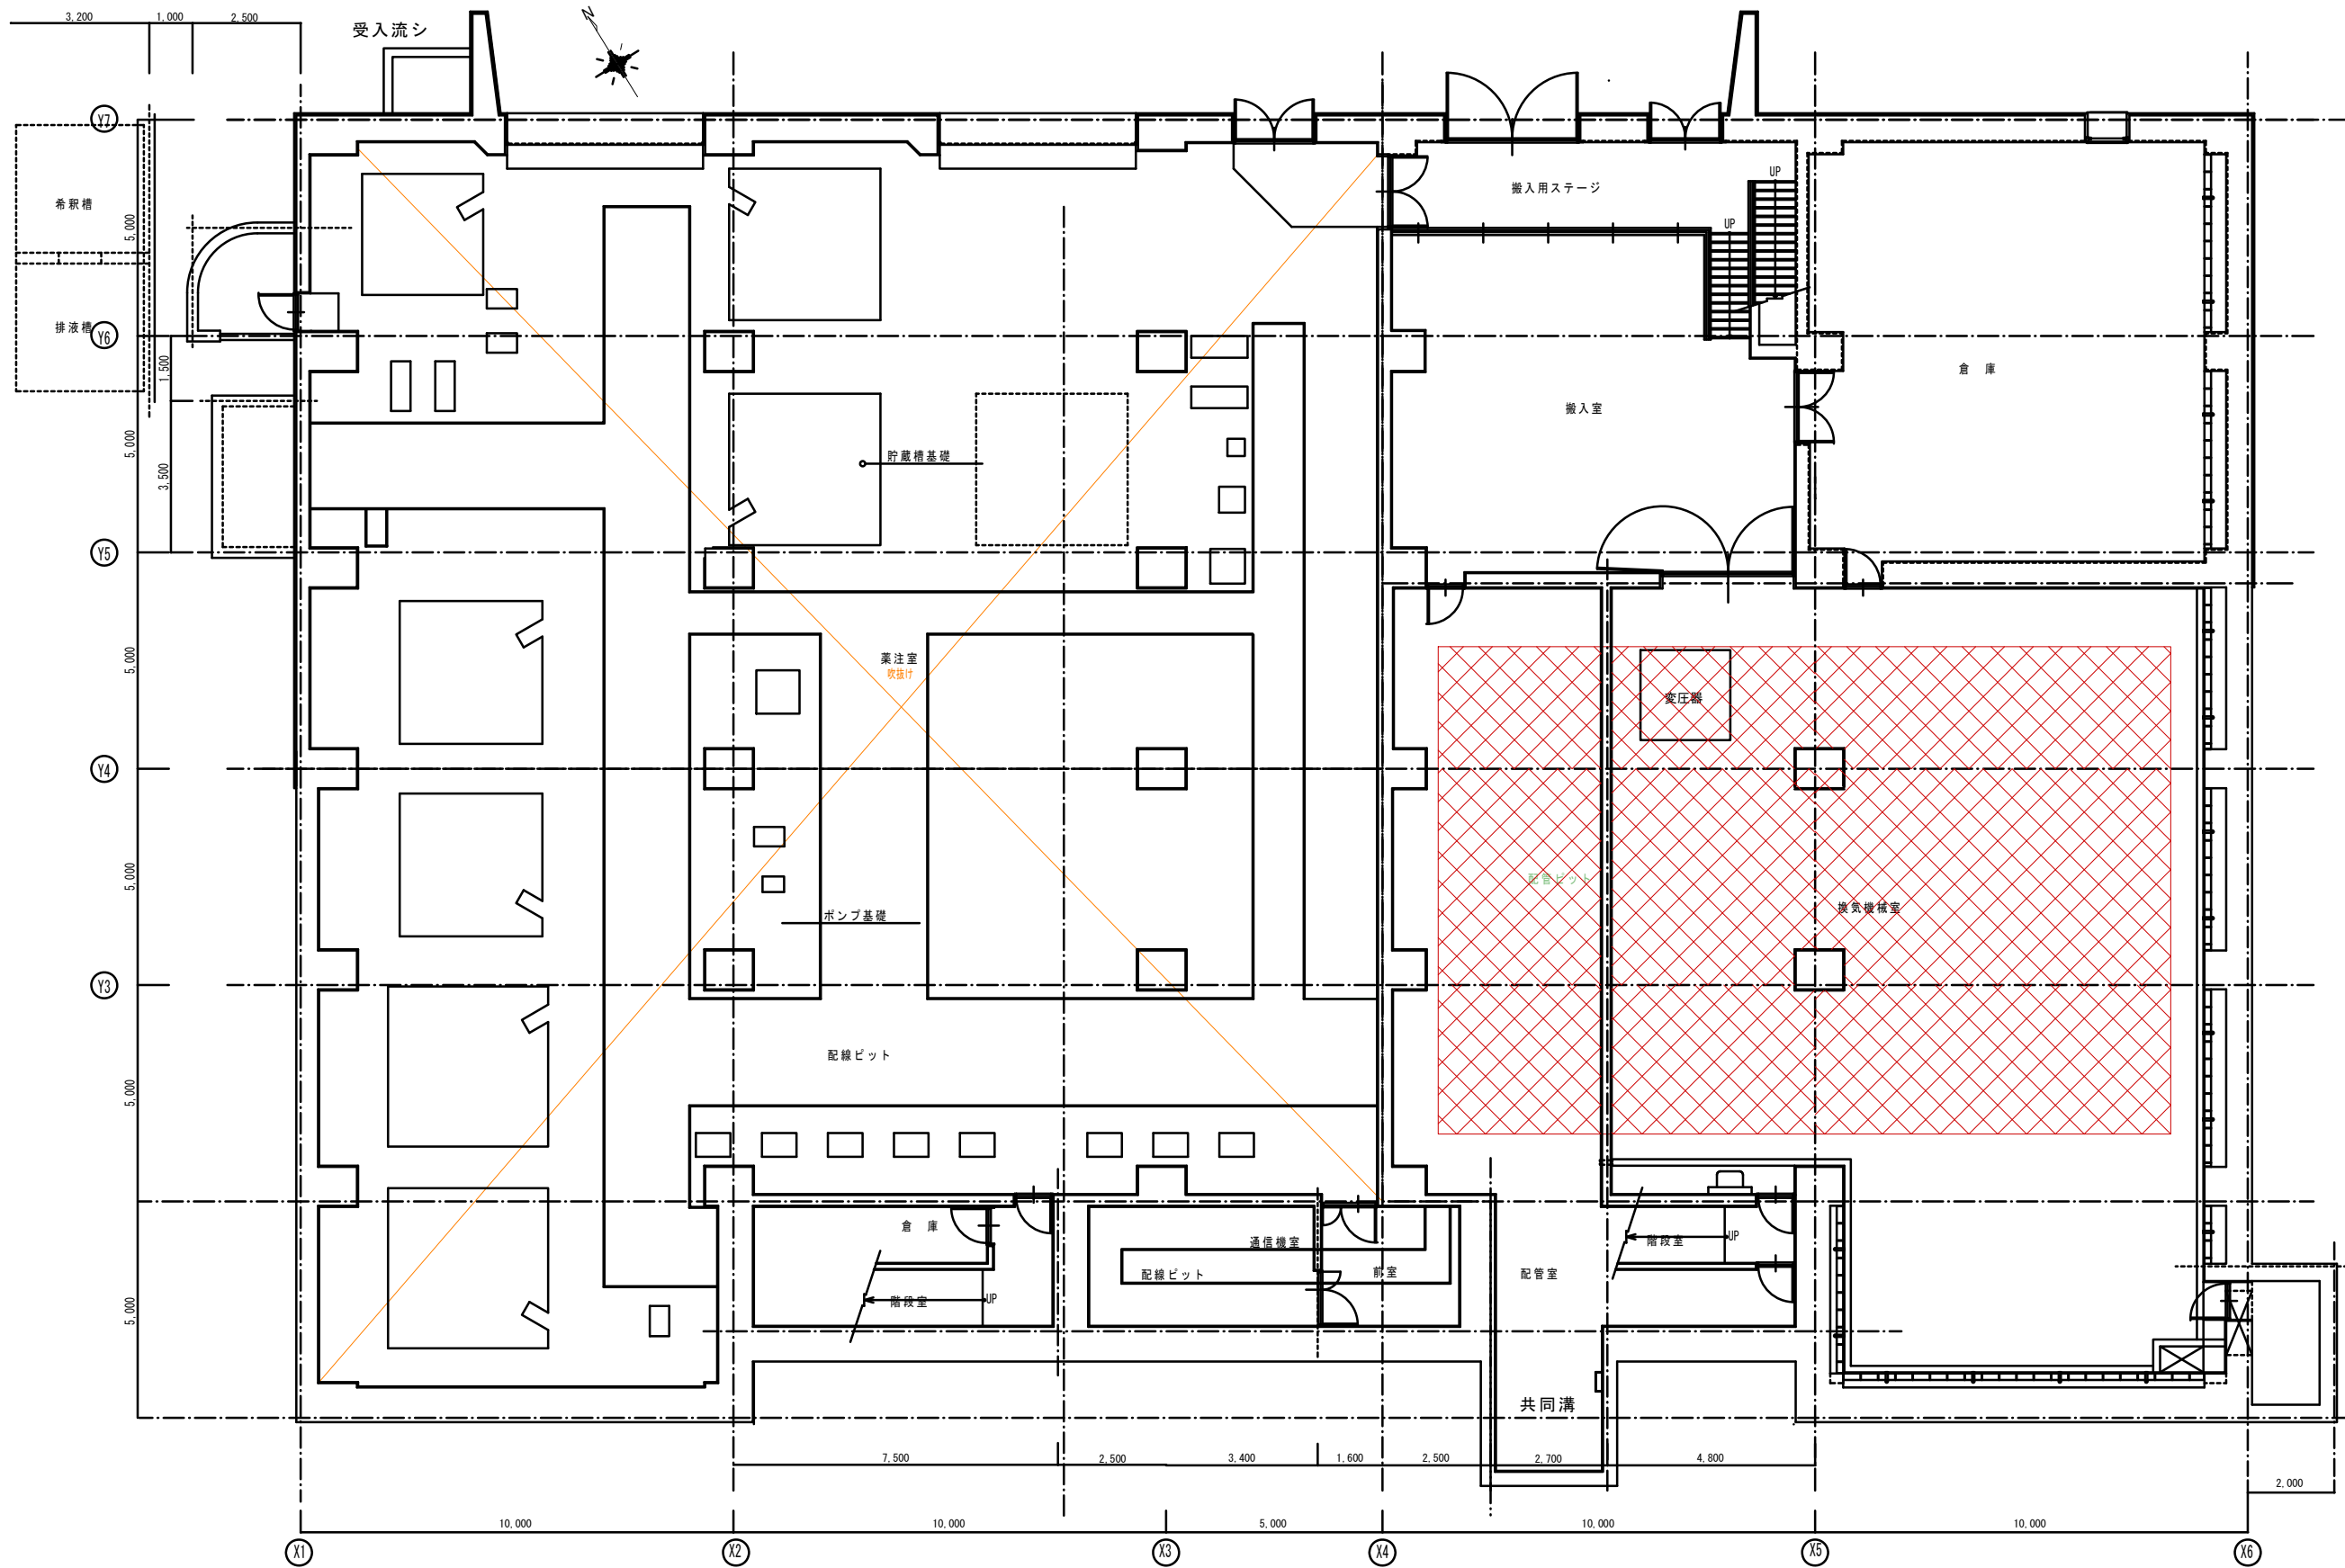

 盤設置が必要な場合の設置箇所範囲（参考）


工事名	多気浄水場 太陽光発電設備導入事業（PPA）		
図面名	管理本館地下2階平面図		
作成年月日			
縮尺	NONE	図面番号	3
会社名			
事業者名	三重県企業庁 南勢水道事務所		

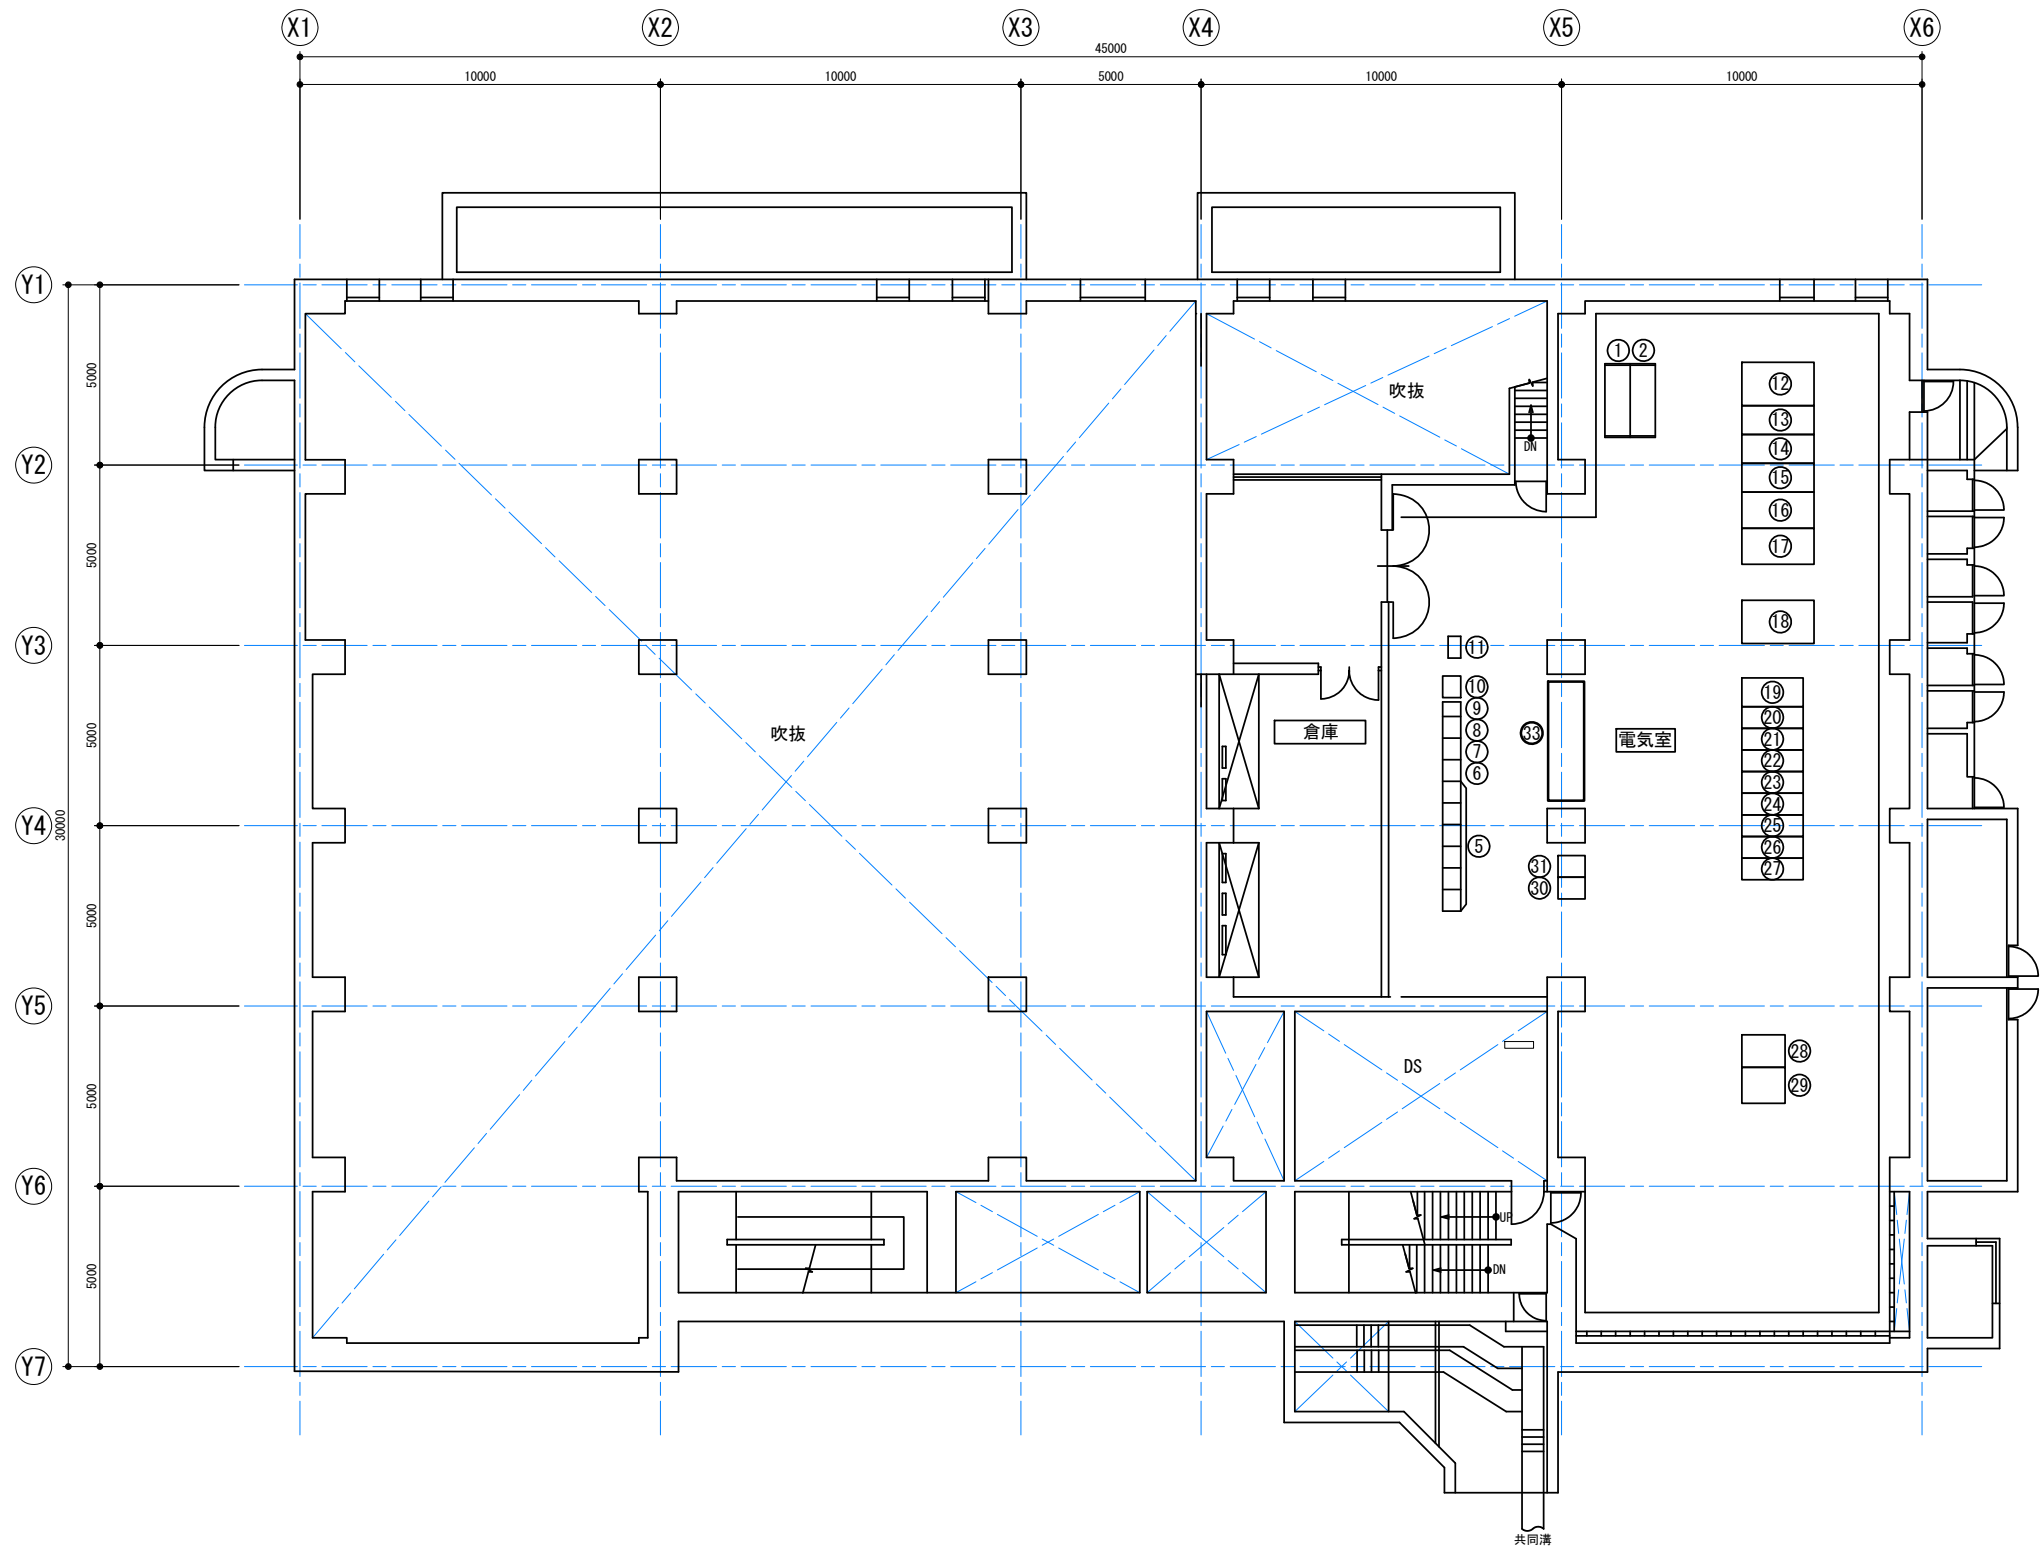

管理本館 地下1階平面図

機器名称表

番号	記号	盤名称	備考
①	H1	6kV受電盤	
②	H2	3kV受電盤	
⑤		薬注コントロールセンタ	
⑥		No. 1補助継電器盤	
⑦		No. 2補助継電器盤	
⑧		No. 3補助継電器盤	
⑨		No. 4補助継電器盤	
⑩	RY1	補助継電器盤	
⑪		照明制御盤	
⑫	HTP108	所内動力変圧器盤	
⑬	HTP109	動力主幹盤・母線連絡盤	
⑭	HTP110	No. 1動力分岐盤	
⑮	HTP111	No. 2動力分岐盤	
⑯	HTP112	所内電灯変圧器盤	
⑰	HTP113	電灯分岐盤	
⑱	HTP114	急速ろ過変圧器盤	
⑲	HTP101	電源切替盤	
⑳	HTP102	No. 1 3kVき電盤・No. 2 3kVき電盤	
㉑	HTP103	No. 1 GPT盤	
㉒	HTP104	所内動力き電盤・所内電灯き電盤	
㉓	HTP105	No. 1ポンプ棟き電盤・急速ろ過き電盤	
㉔	HTP106	No. 1コンデンサ盤	
㉕	HTP107	No. 2コンデンサ盤	
㉖	HTP115	空・No. 2ポンプ棟き電盤	
㉗	HTP116	No. 2 GPT盤	
㉘	DC-R	整流器盤	
㉙	DC-B	蓄電池盤	
㉚	STN-5	受変電・薬注設備制御装置 (1)	
㉛	TBR-51	受変電・薬注設備制御装置 (2)	
㉜		管理本館無停電電源装置	

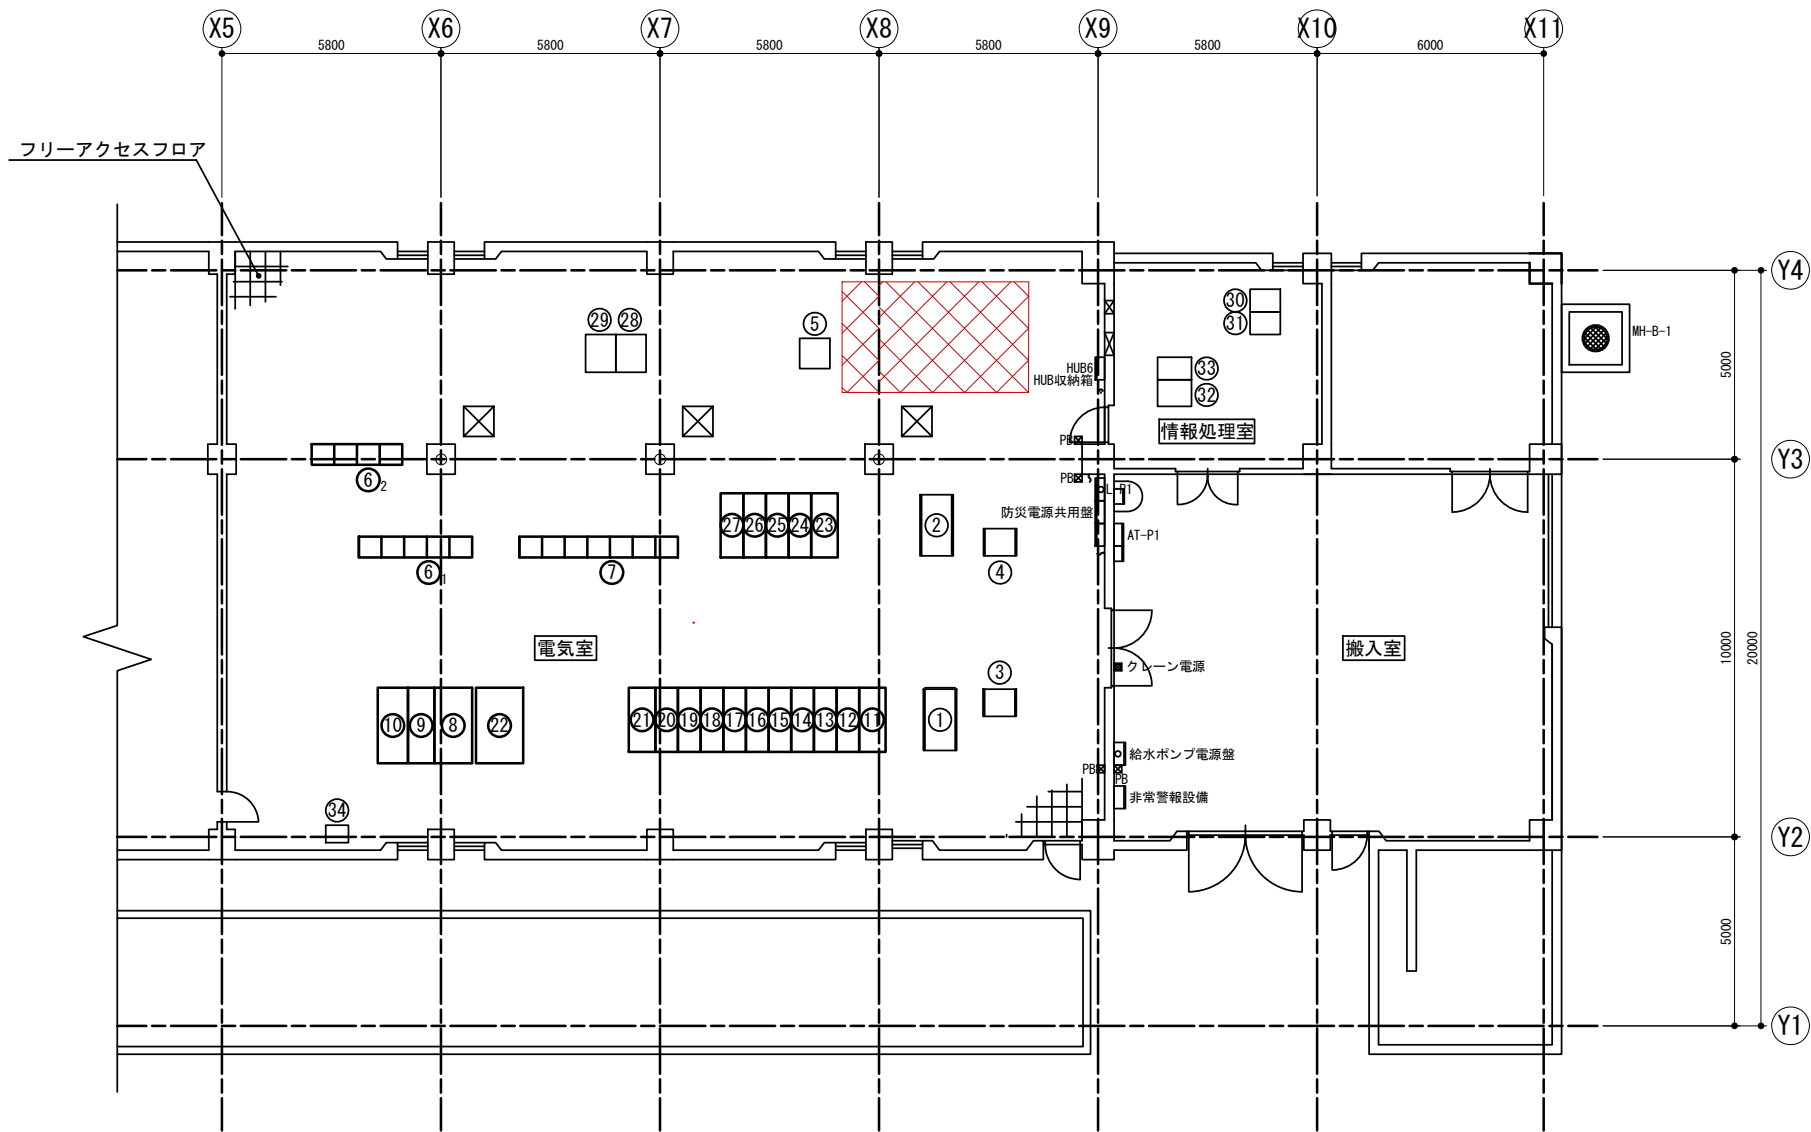

送水ポンプ棟 1階電気室平面図

機器名称表

番号	記 号	盤 名 称	備 考
①	MC-S21	2系-1送水ポンプ盤	既 設
②	MC-S22	2系-2送水ポンプ盤	既 設
③	LBZ-S21	2系-1送水ポンプ制御盤	既 設
④	LBZ-S22	2系-2送水ポンプ制御盤	既 設
⑤	KP501	浄水・送水監視盤	既 設
⑥ ₁	RY21/25	補助継電器盤①	撤 去
⑥ ₂	RY26/29	補助継電器盤②	撤 去
⑦	CC1/7	送水ポンプ補機盤	撤 去
⑧	HTP212	動力変圧器盤	撤 去
⑨	HTP213	動力分岐盤	撤 去
⑩	HTP214	電灯変圧器盤	撤 去
⑪	HTP201	No. 1電源引込盤	撤 去
⑫	HTP202	No. 1コンデンサ盤	撤 去
⑬	HTP203	No. 2コンデンサ盤	撤 去
⑭	HTP204	1系-1送水ポンプ盤	撤 去
⑮	HTP205	1系-2送水ポンプ盤	撤 去
⑯	HTP206	2系送水ポンプ盤電源送盤	撤 去
⑰	HTP207	送水ポンプ母線盤	撤 去
⑱	HTP208	3系-1送水ポンプ盤	撤 去
⑲	HTP209	3系-2送水ポンプ盤	撤 去
⑳	HTP210	動力き電盤/電灯き電盤	撤 去
㉑	HTP211	母線連絡盤/送泥ポンプ棟き電盤	撤 去
㉒	HTP220	電源切替盤	撤 去
㉓	HTP215	No. 2電源引込盤	撤 去
㉔	HTP216	1系-3送水ポンプ盤	撤 去
㉕	HTP217	3系-3送水ポンプ盤	撤 去
㉖	HTP218	1系-4送水ポンプ盤	撤 去
㉗	HTP219	3系-4送水ポンプ盤	撤 去
㉘	INV	無停電電源装置	既 設
㉙	BAT	蓄電池盤	既 設
③⑩	STN-4	送水・汚泥設備制御装置(1)	既 設
③⑪	TBR-41	送水・汚泥設備制御装置(2)	既 設
③⑫	DCP1	整流器盤	既 設
③⑬	DCP2	蓄電池盤	既 設
③⑭		送水ポンプ棟外電(1系)	既 設


注記)



盤設置が必要な場合の設置箇所範囲（参考）


工事名	多気浄水場 太陽光発電設備導入事業（PPA）		
図面名	多気浄水場送水ポンプ棟1階平面図		
作成年月日			
縮尺	NONE	図面番号	5
会社名			
事業者名	三重県企業庁 南勢水道事務所		

多気浄水場 単線結線図

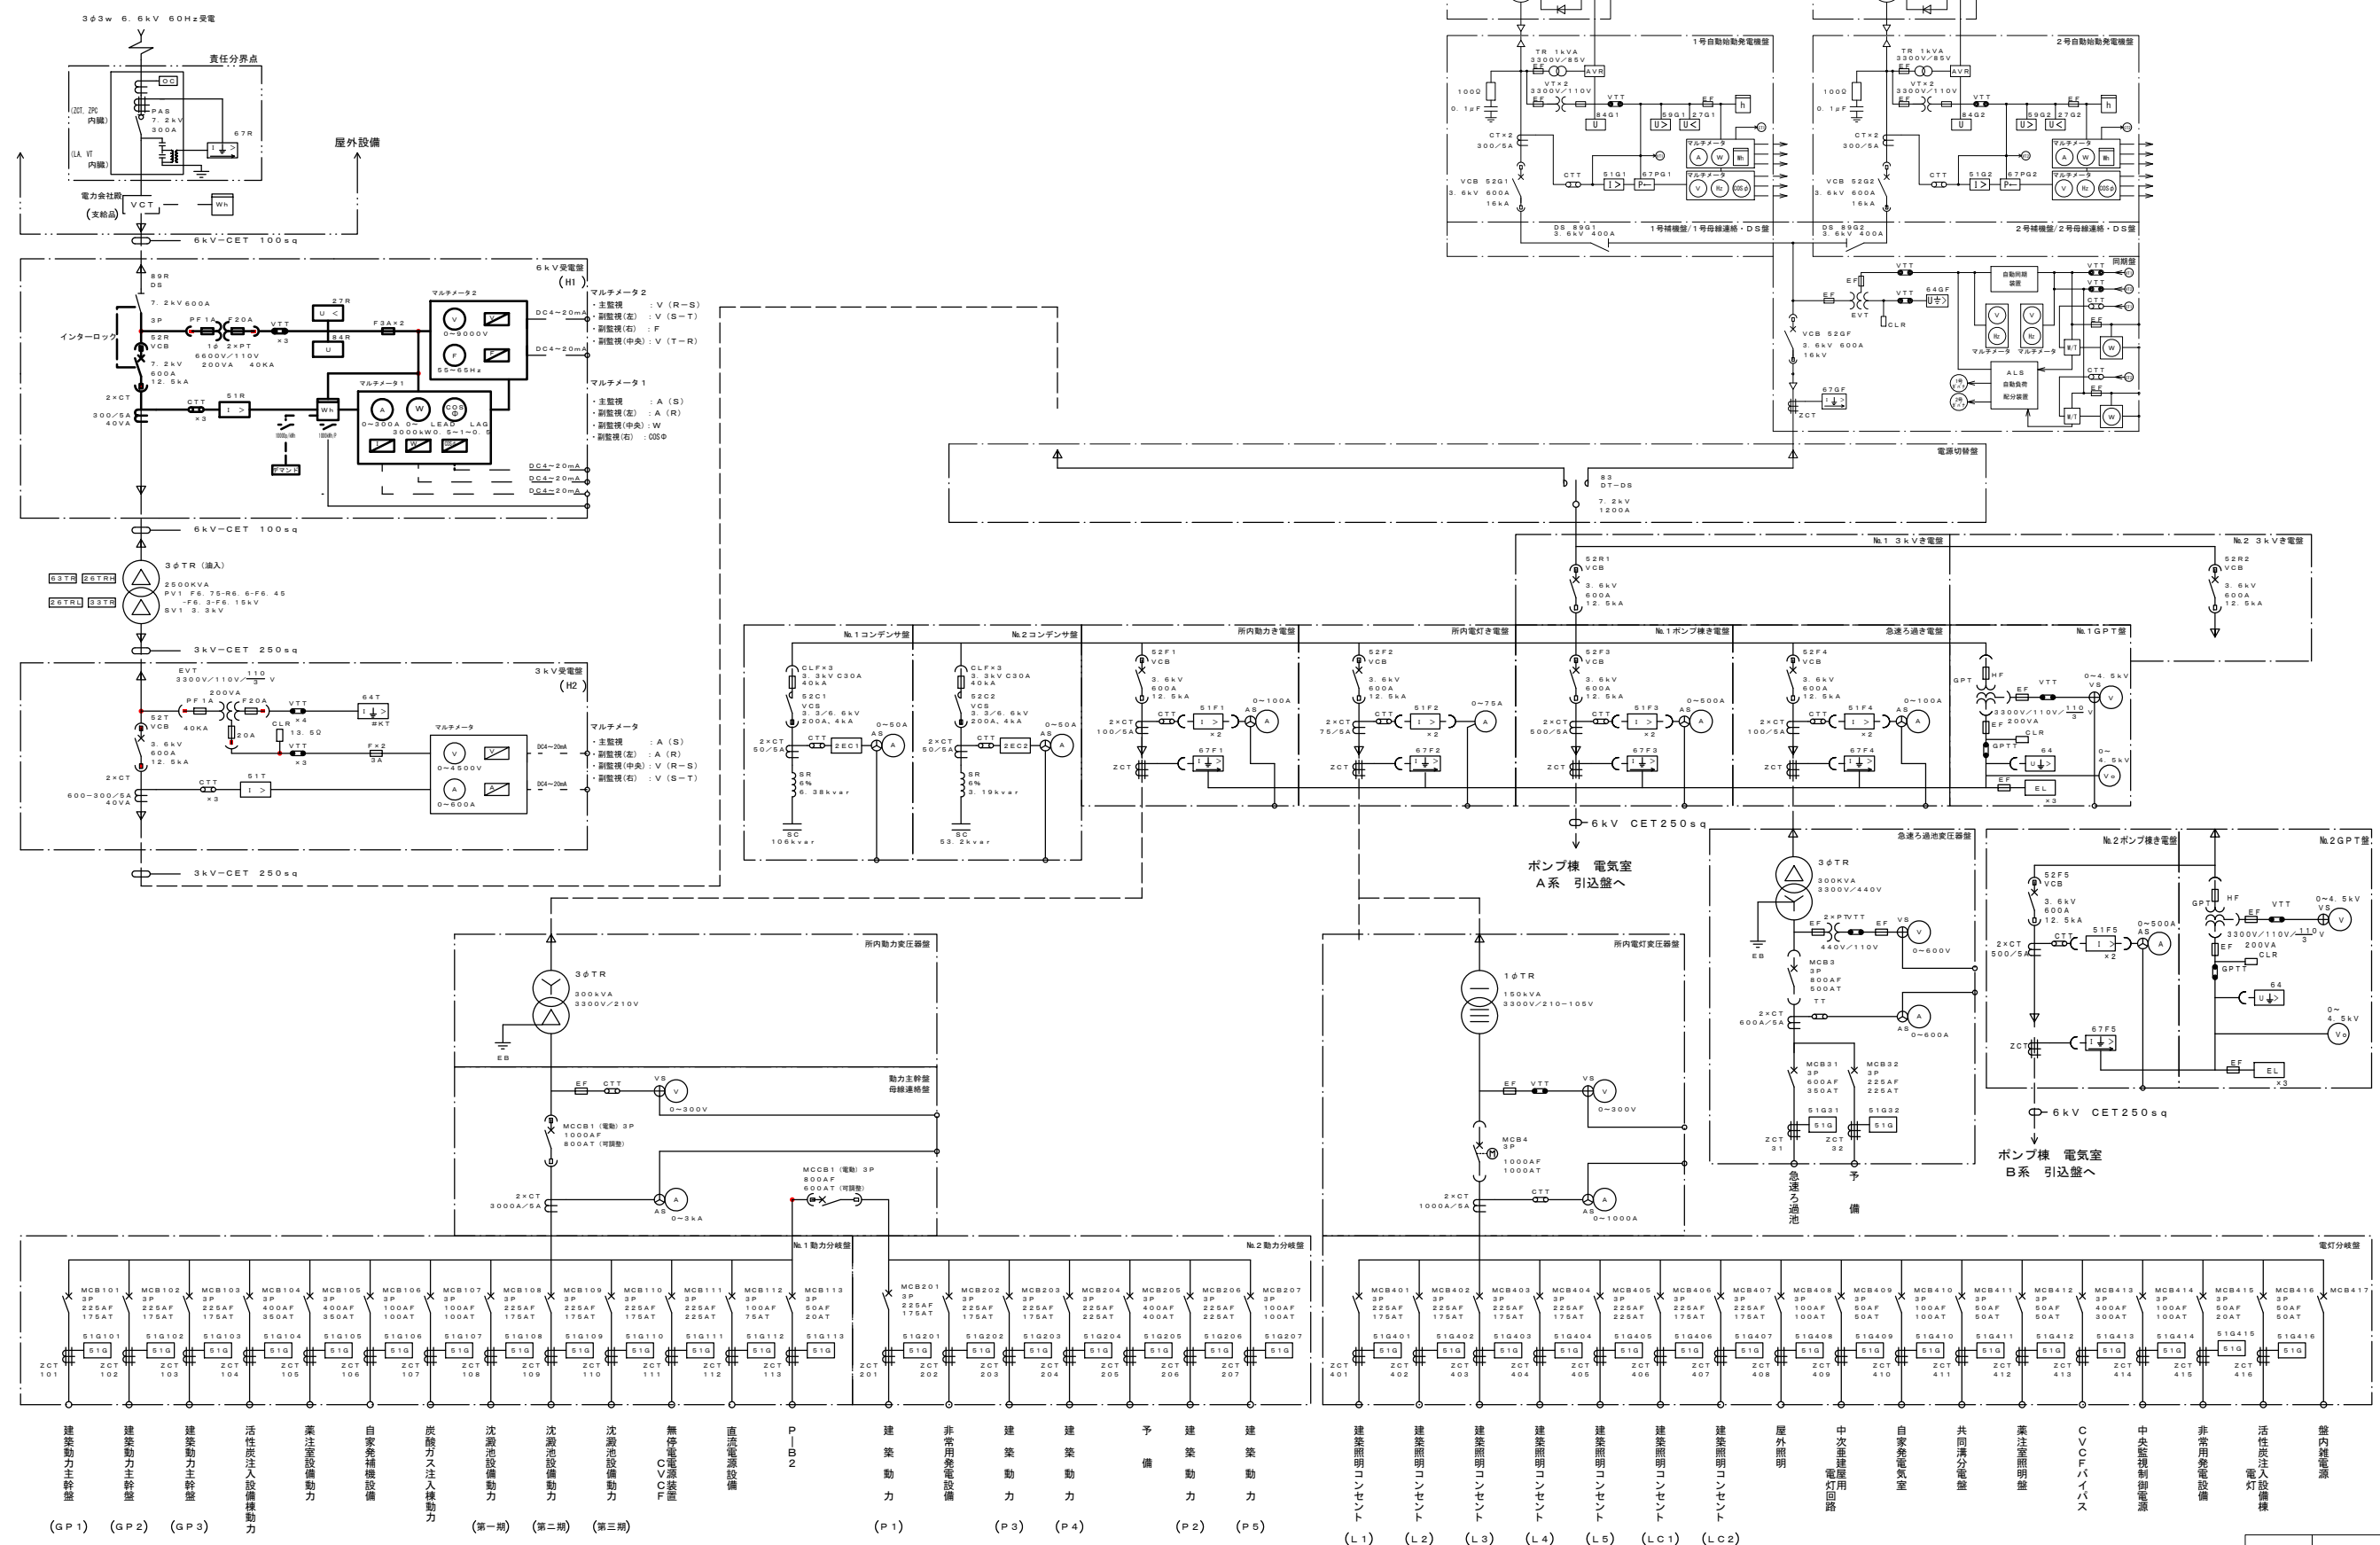

工事名	多気浄水場 太陽光発電設備導入事業 (PPA)		
図面名	多気浄水場 単線結線図		
作成年月日			
縮尺	NONE	図面番号	6
会社名			
事業者名	三重県企業庁 南勢水道事務所		

多気浄水場 単線結線図

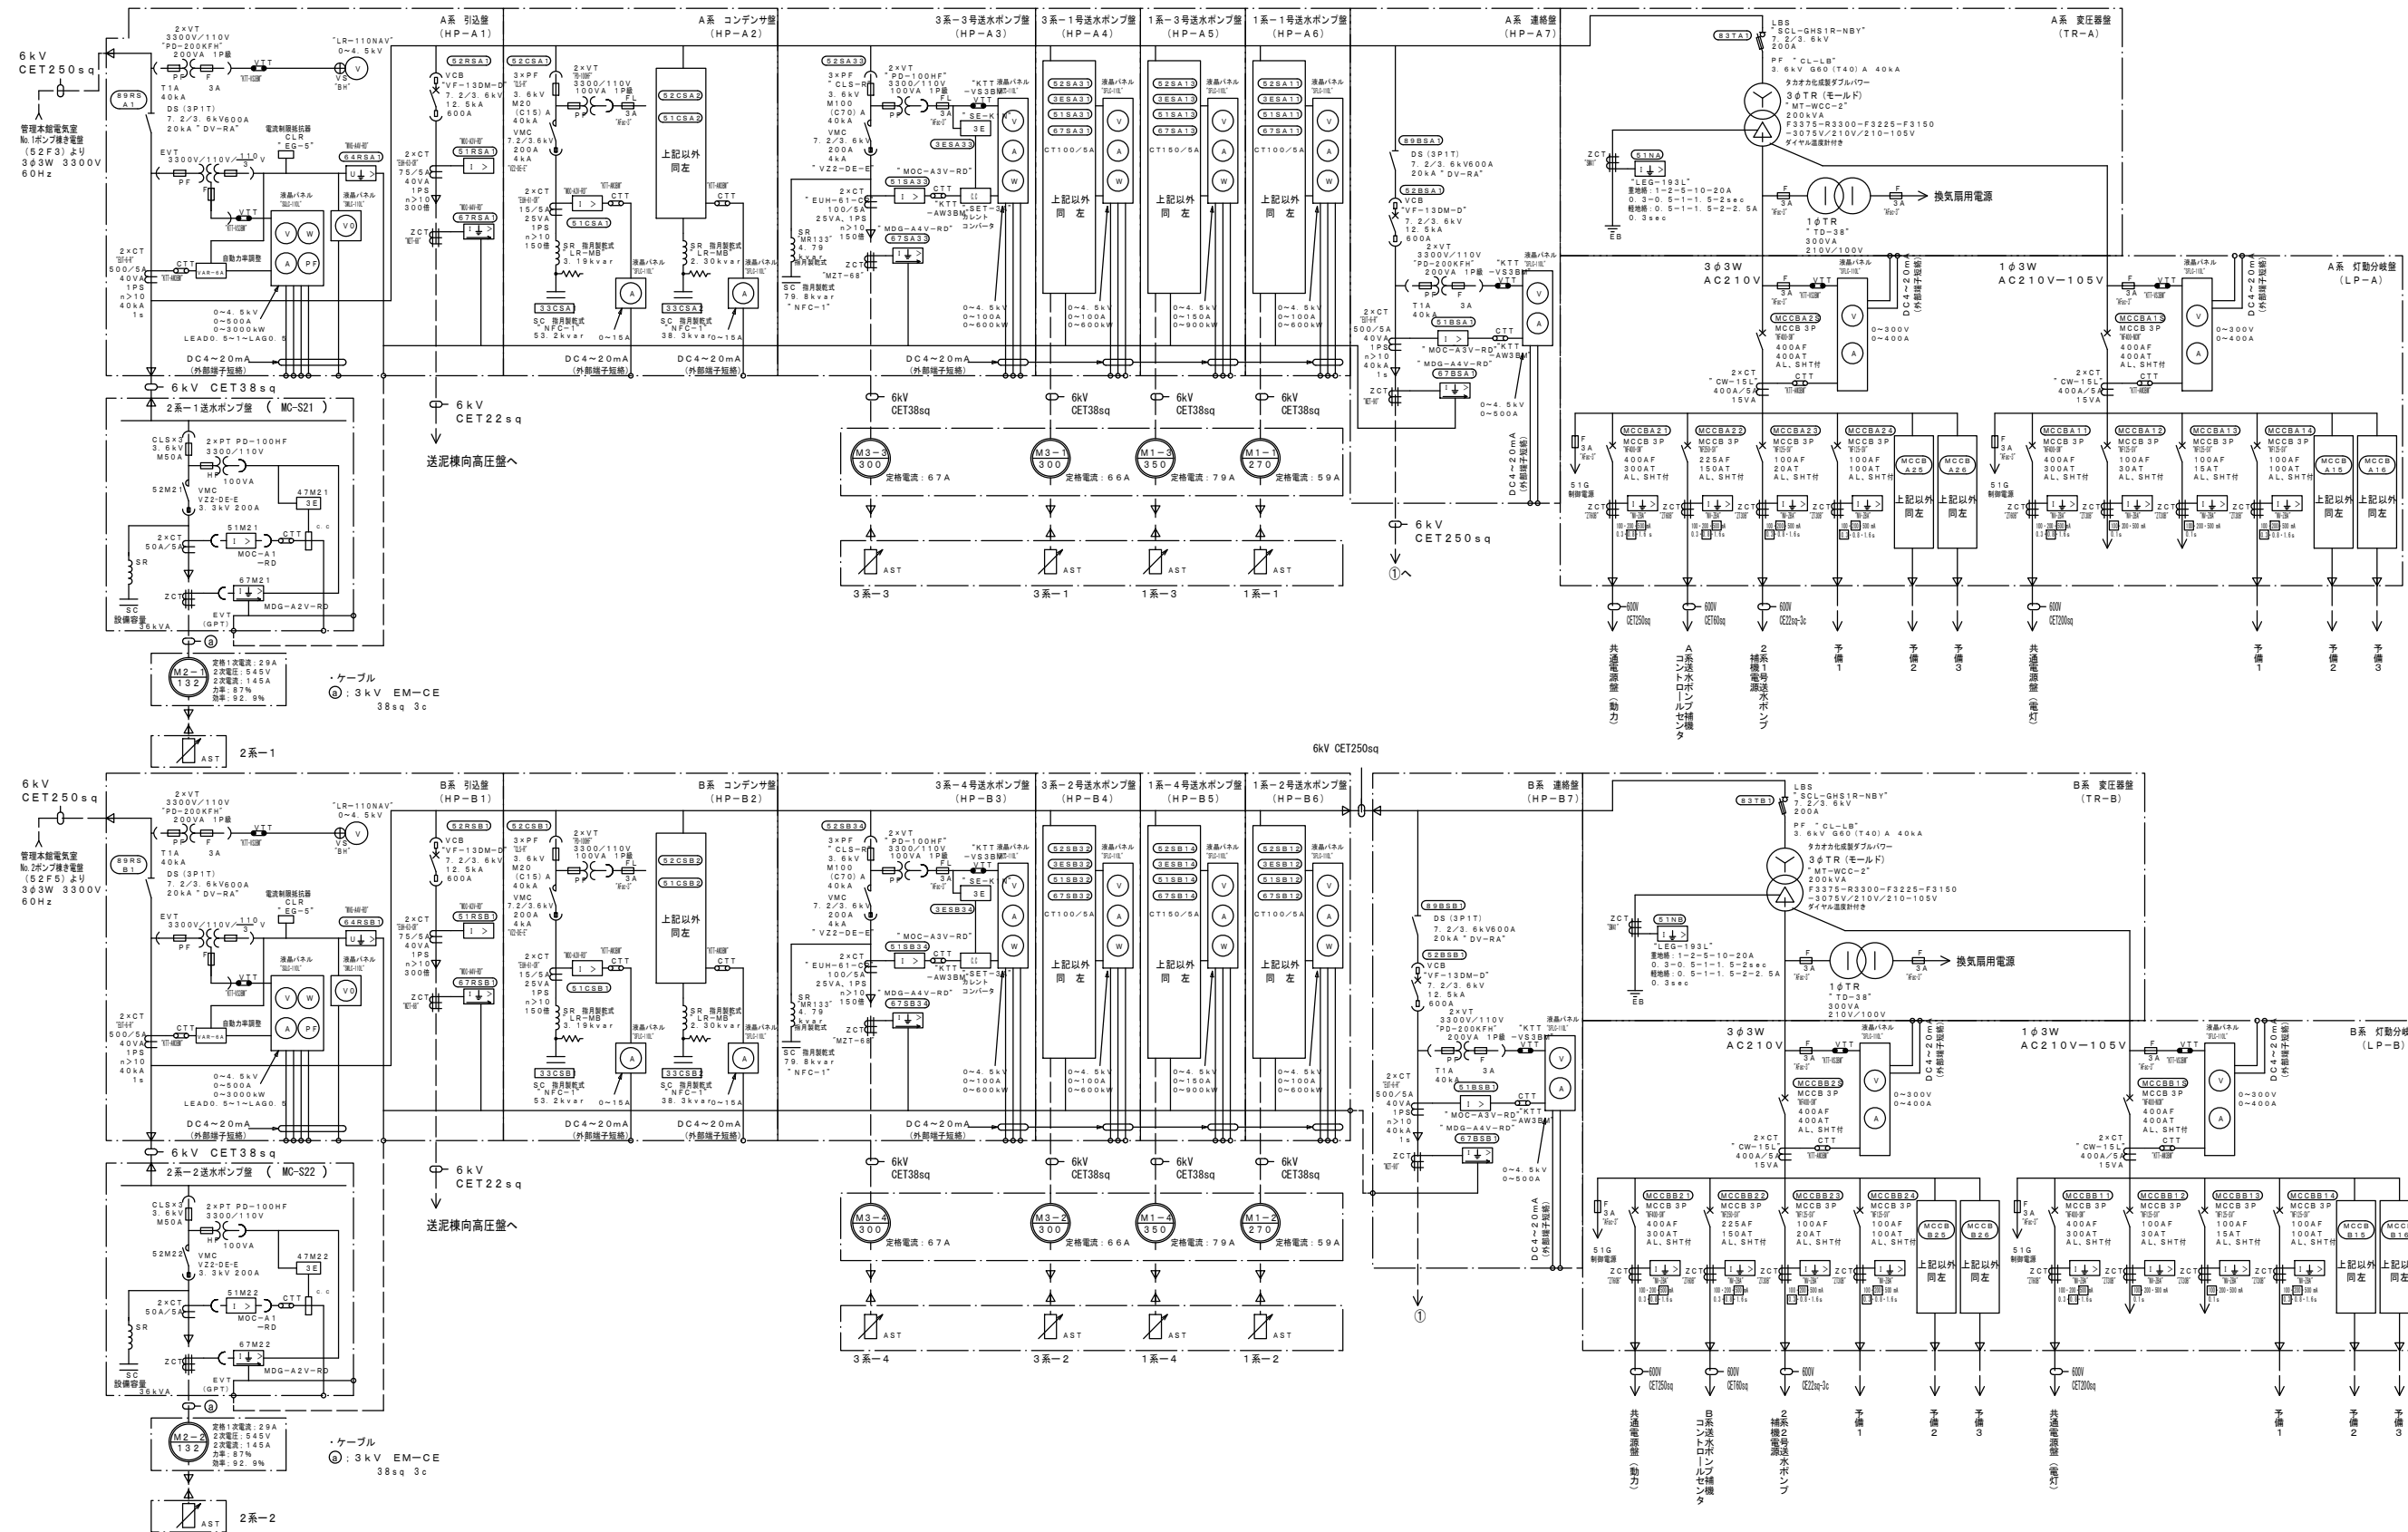

工事名	多気浄水場 太陽光発電設備導入事業 (PPA)		
図面名	多気浄水場 単線結線図 2		
作成年月日			
縮尺	NONE	図面番号	7
会社名			
事業者名	三重県企業庁 南勢水道事務所		